


MAPA DO CELOW PROJEKTOWYCH

nr. Swidwin, obr. 006, dz. 375/3, 433/1, obr. 012, dz. 185, 33, 471, 686	Układ Geodezyjny: UTM	Układ Współrzędnych: UTM
Archiwizacja: 2018/1	Skala: 1:500	Wielkość: 21000 x 21000
Opis: 1.000000	Wielkość: 21000 x 21000	Wielkość: 21000 x 21000
Wielkość: 21000 x 21000	Wielkość: 21000 x 21000	Wielkość: 21000 x 21000

Prace wykonał: mgr inż. E. B. Klimek
 Data: 20.05.2021
 Temat: Projekt zagospodarowania terenu

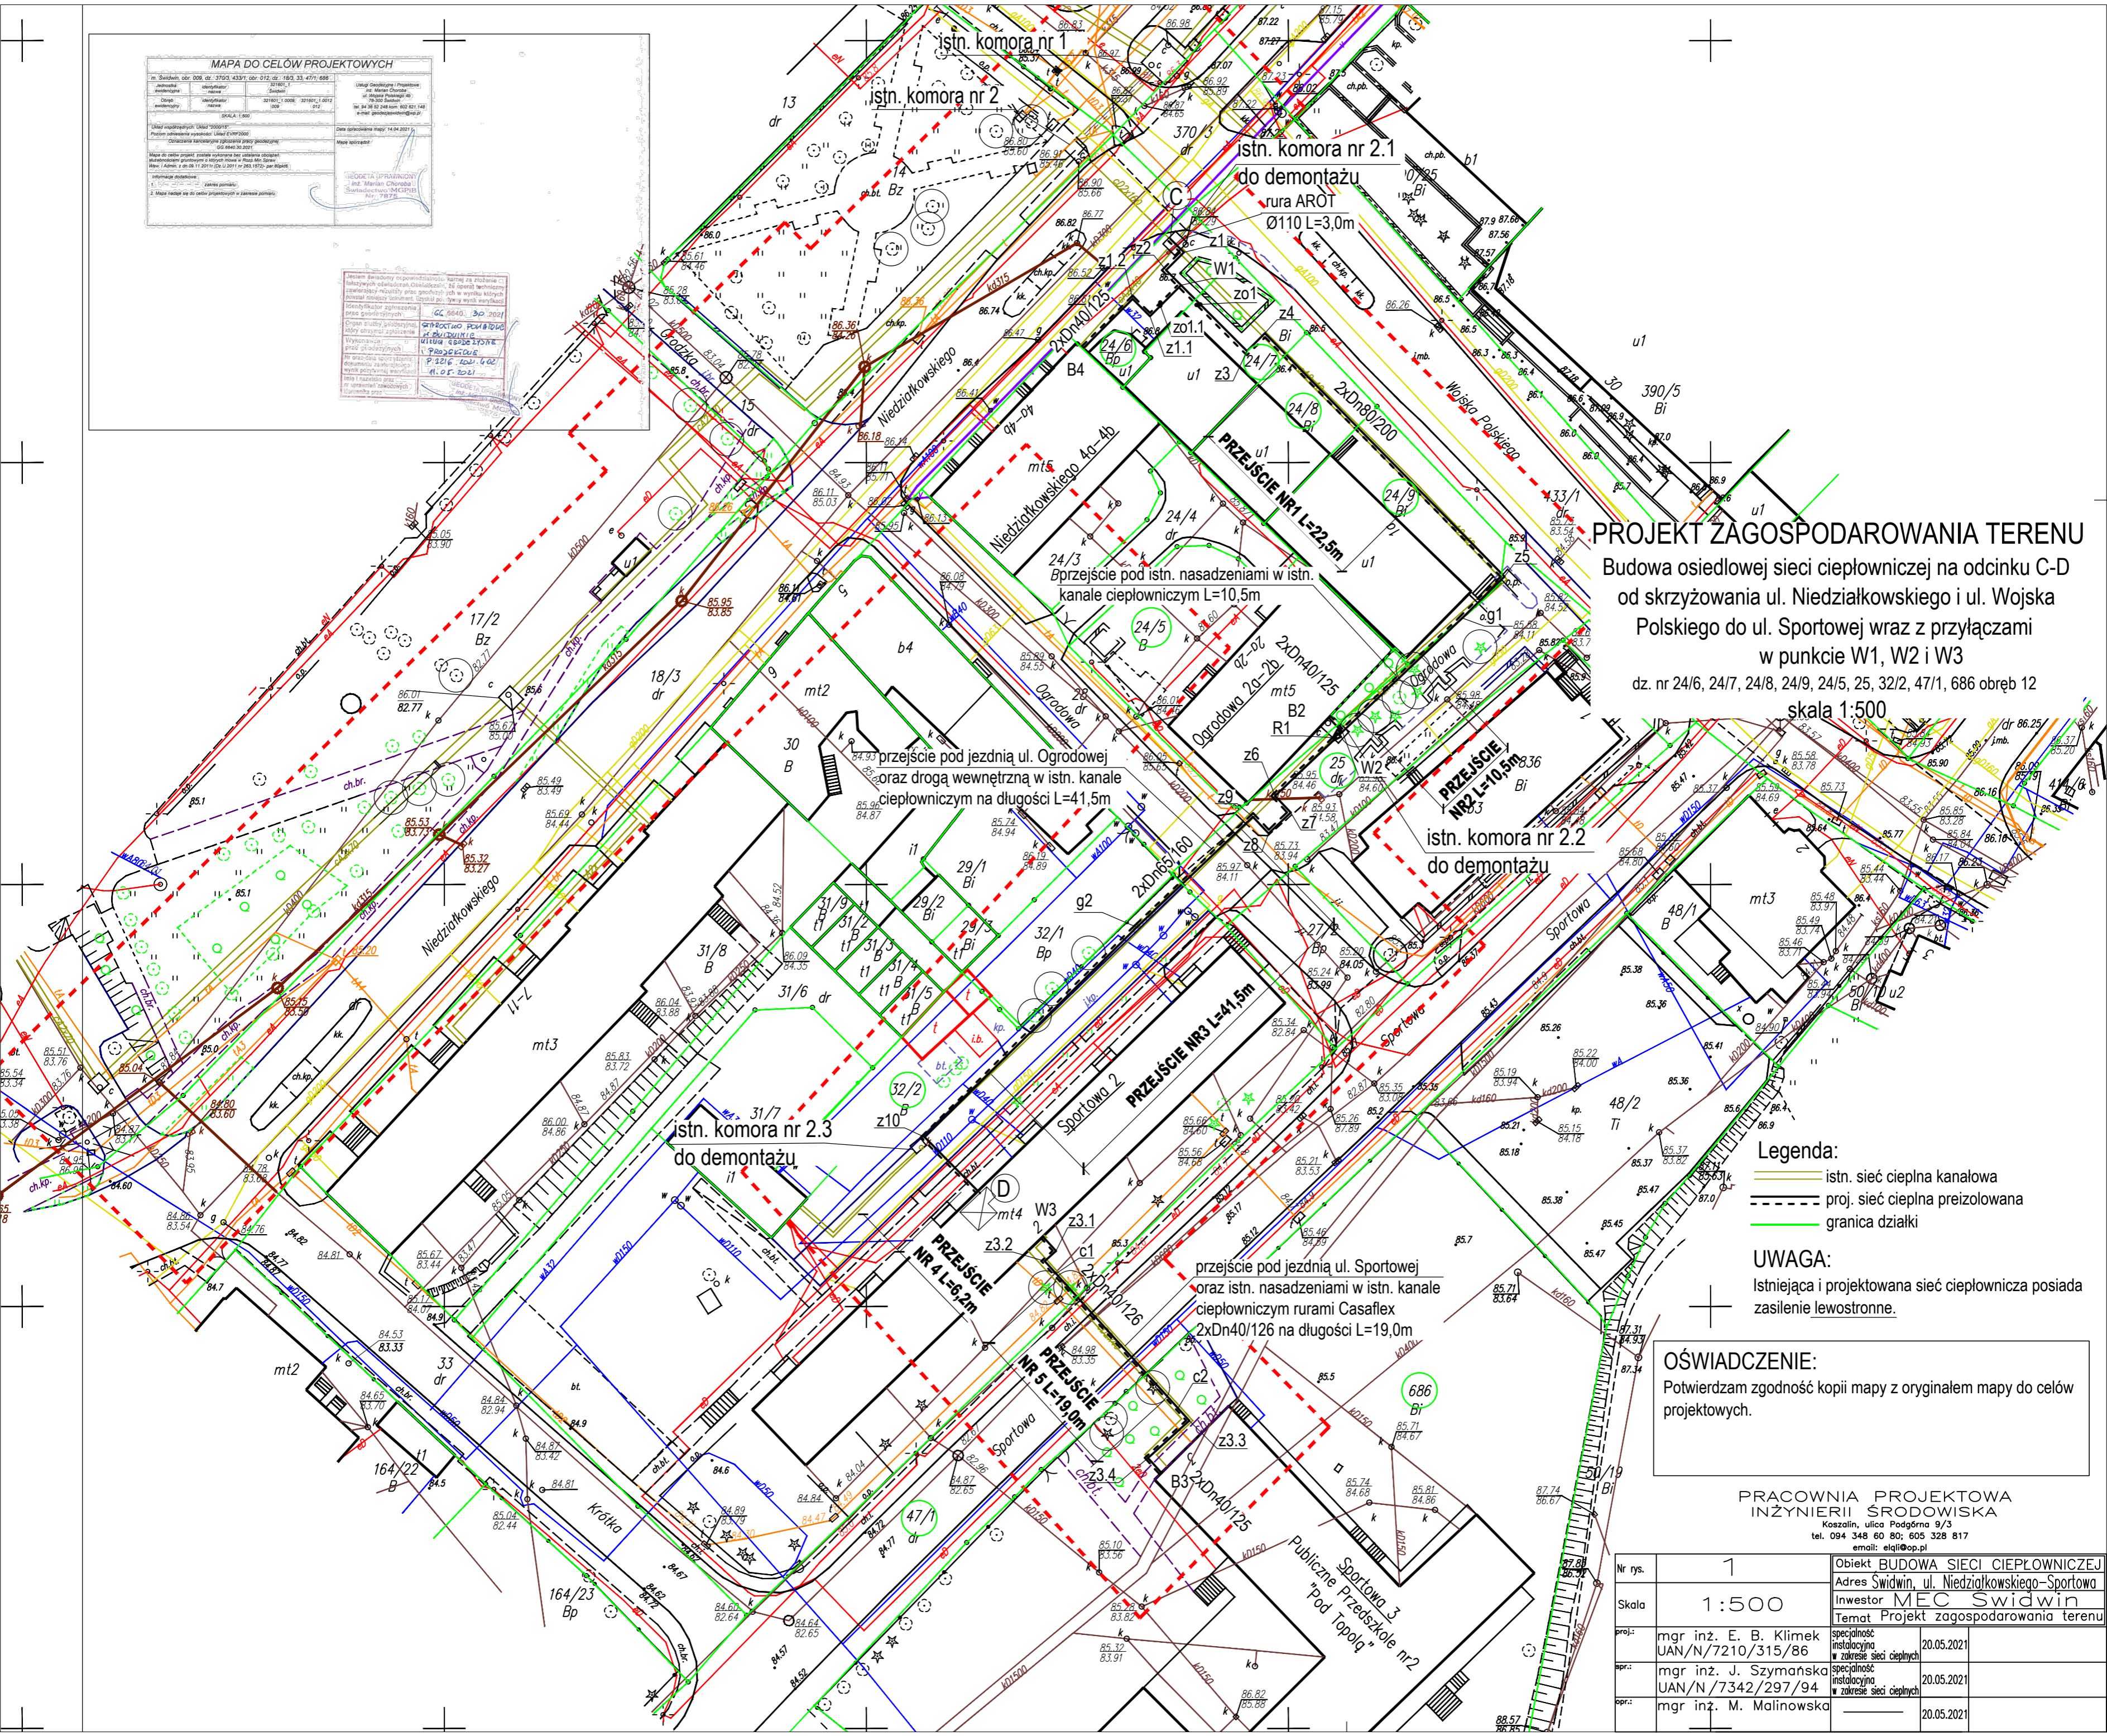

PROJEKT ZAGOSPODAROWANIA TERENU
 Budowa osiedlowej sieci ciepłowniczej na odcinku C-D od skrzyżowania ul. Niedziałkowskiego i ul. Wojska Polskiego do ul. Sportowej wraz z przyłączami w punkcie W1, W2 i W3 dz. nr 24/6, 24/7, 24/8, 24/9, 24/5, 25, 32/2, 47/1, 686 obręb 12 skala 1:500

Legenda:
 — istn. sieć ciepła kanalizacyjna
 - - - - - proj. sieć ciepła preizolowana
 — granica działki

UWAGA:
 Istniejąca i projektowana sieć ciepłownicza posiada zasilenie lewostronne.

OŚWIADCZENIE:
 Potwierdzam zgodność kopii mapy z oryginałem mapy do celów projektowych.

PRACOWNIA PROJEKTOWA INŻYNIERII ŚRODOWISKA
 Koszalin, ulica Podgórska 9/3
 tel. 094 348 60 80; 605 328 817
 email: elaj@op.pl

Nr rys.	1	Objekt	BUDOWA SIECI CIEPŁOWNICZEJ
Skala	1:500	Adres	Swidwin, ul. Niedziałkowskiego-Sportowa
proj.:	mgr inż. E. B. Klimek UAN/N/7210/315/86	Instalacyjność	instalacyjna
opr.:	mgr inż. J. Szymańska UAN/N/7342/297/94	zakresie	zakresie sieci ciepłych
prz.:	mgr inż. M. Malinowska	specjalność	specjalność instalacyjna
		zakresie	zakresie sieci ciepłych
			20.05.2021
			20.05.2021
			20.05.2021